


Sistemas de Prevenção Contra Incêndio e plano de emergência - Planta Baixa  
Escala 1:100

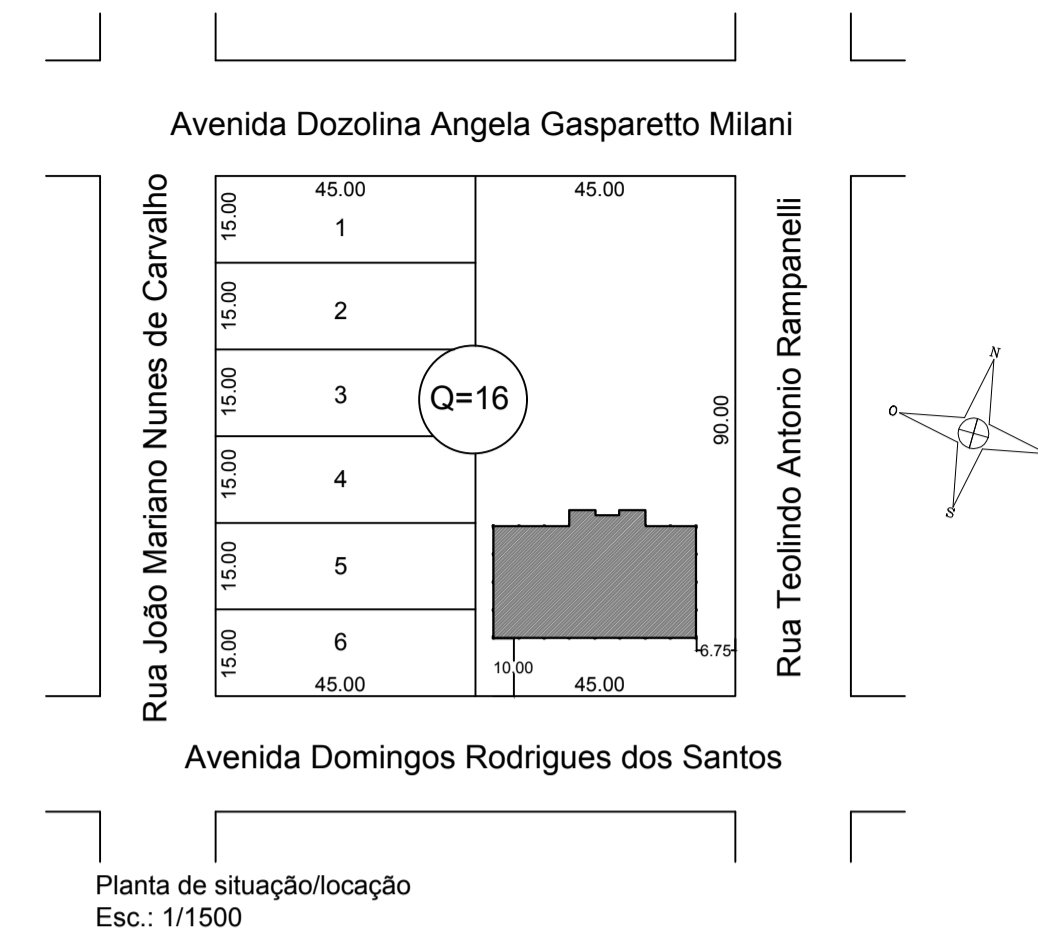


Planta de situação/locação  
Esc.: 1/1500


LEGENDA/SIMBOLOGIA	
	EXTINTOR DE PÓ QUÍMICO - 4Kg
	SINALIZAÇÃO DE ABANDONO DE LOCAL
	ILUMINAÇÃO DE EMERGÊNCIA - Farolete 2 x 24
	PISO ANTIDERRAPANTE E INCOMBUSTIVEL
	GUARDA CORPO
	SENTIDO ROTA DE FUGA
	PLACA LOTAÇÃO MÁXIMA

OBSERVAÇÃO: NÃO SERÁ UTILIZADO GLP NESTA EDIFICAÇÃO


## PROJETO SISTEMAS PREVENÇÃO CONTRA INCÊNDIO

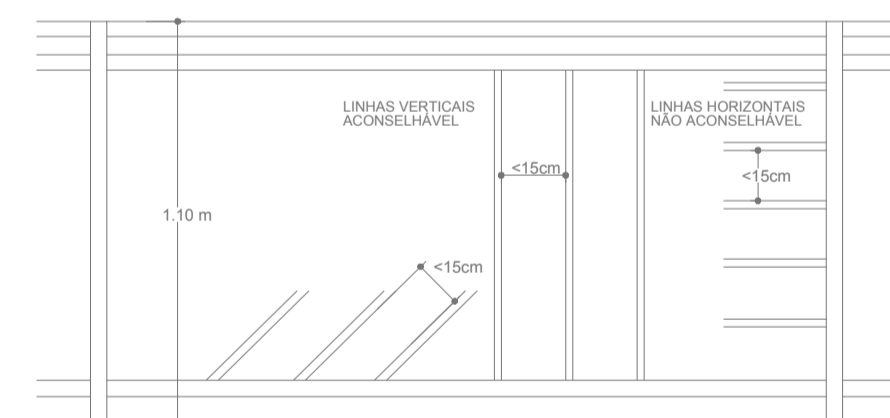


NOTA  
A guarda seja horizontal, vertical, inclinada, em malha ou qualquer outro tipo, terá seus vãos menores de tal modo que uma esfera de 15 cm de diâmetro não possa passar por nenhuma abertura.

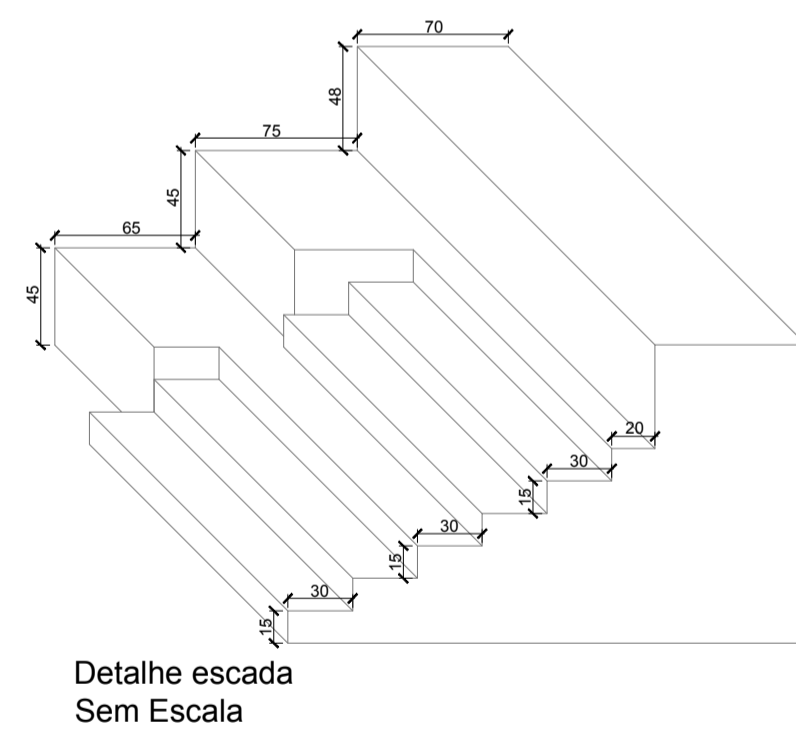


Detalhe escada Sem Escala

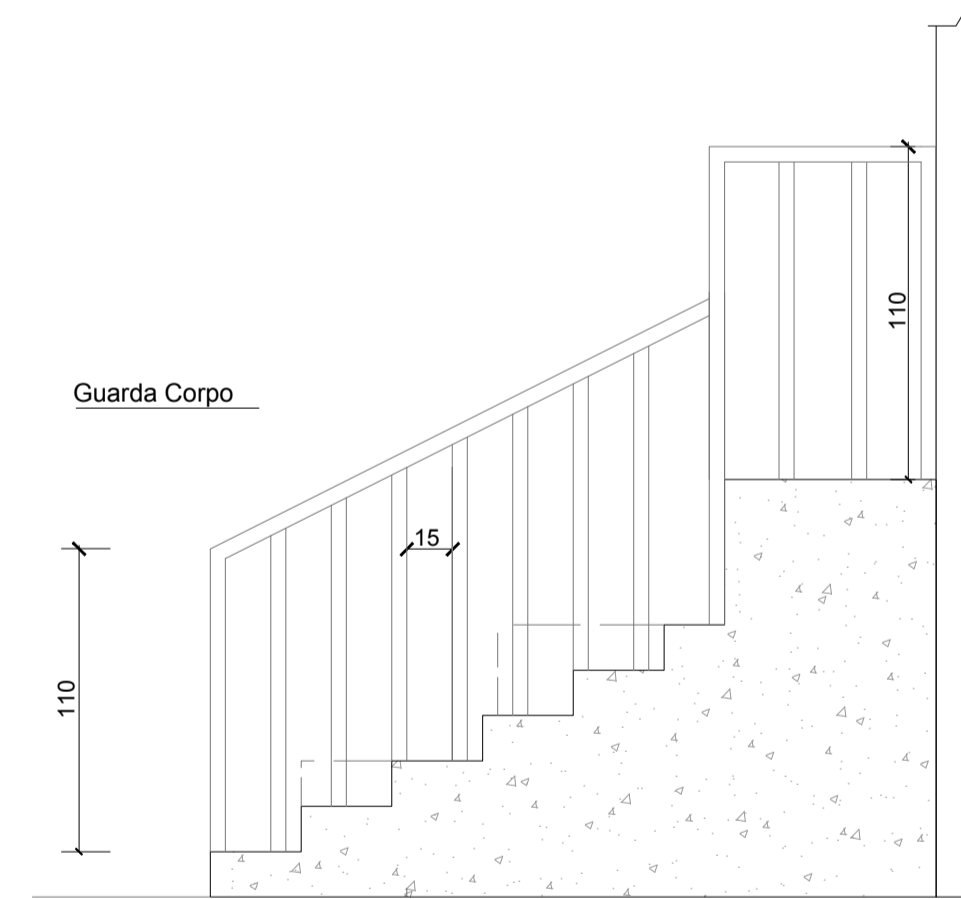

Guarda corpo e Corrimão Sem Escala

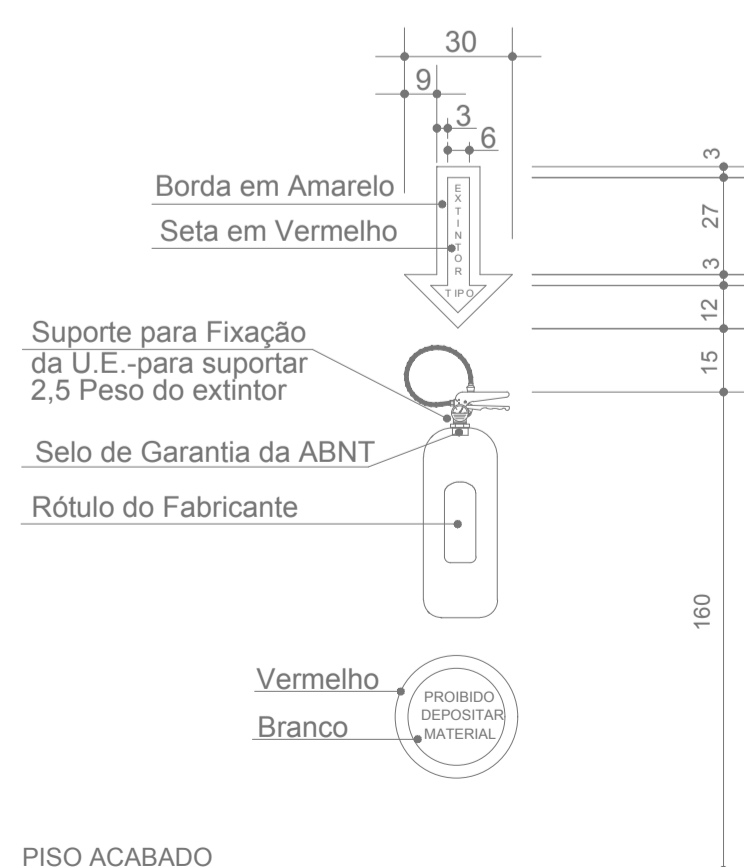

Extintor Sem Escala

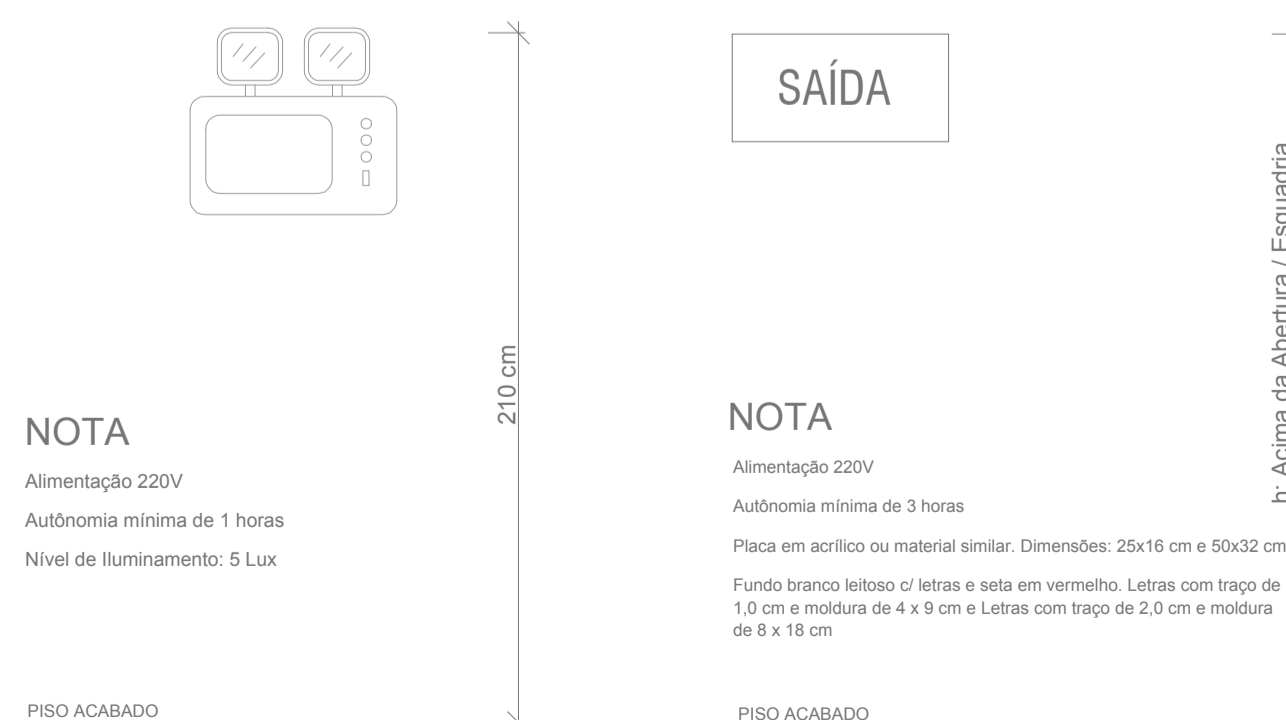

NOTA  
Alimentação 220V  
Autonomia mínima de 1 hora  
Nível de Iluminamento: 5 Lux

Iluminação de Emergência- Farolete 3000 lumens Sem Escala

NOTA  
Alimentação 220V  
Autonomia mínima de 3 horas  
Placa em acrílico ou material similar. Dimensões: 25x16 cm e 50x22 cm  
Fundo branco letreiro e seta em vermelho. Letras com traço de 1,0 cm e moldura de 4 x 9 cm e letras com traço de 2,0 cm e moldura de 8 x 18 cm

Sinalização de abandono de local Sem Escala



Placa de Lotação máxima Sem Escala

Obra: **Reforma do ginásio de esportes Alcides Carneiro**  
Av. Domingos Rodrigues dos Santos, Quadra 16 - Distrito Vila Milani - São Domingos

Data: **07/2020**

Resp. Técnico: **Andressa Lorenzon Ceni - Engenheira Civil - CREA/SC 126668-0**

Escala: **Indicada**

Município: **São Domingos - SC**

Área: **933,93m²**

Desenho: **Patrícia**

Especificação: **Planta Baixa - Sistema de prevenção contra incêndio e plano de emergência Detalhamentos**

Prancha: **PCI-01**